



PLANTA BAIXA 2º PAVTO. - ELÉTRICO

Escala 1:50

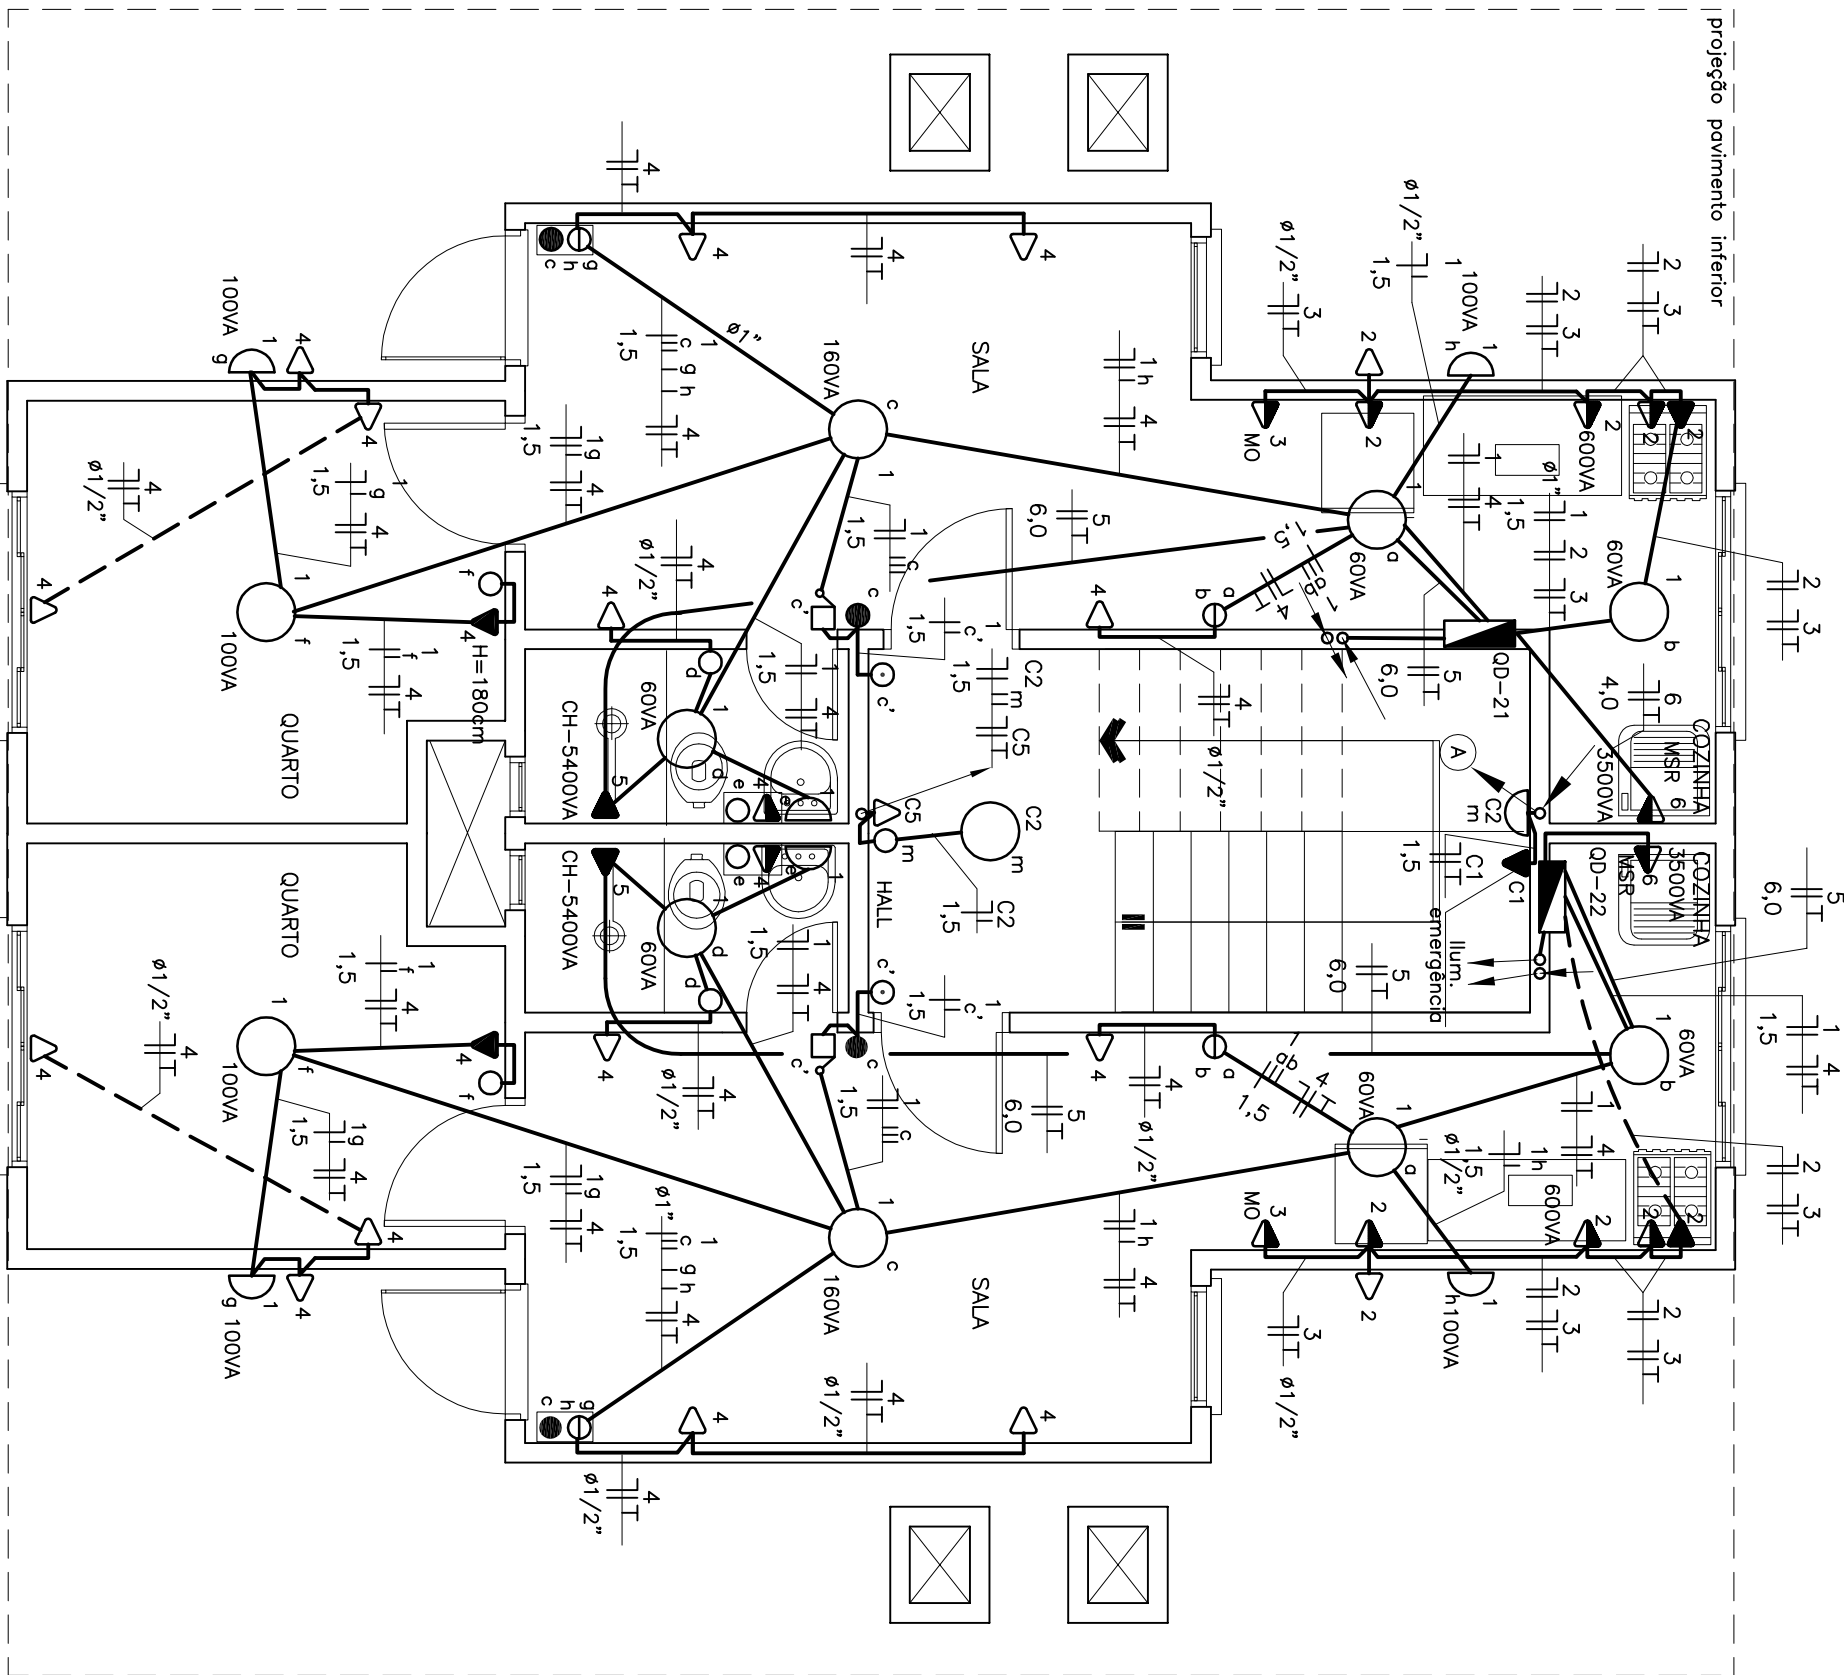

PLANTA BAIXA 3º PAVTO. - ELÉTRICO


Escala 1:50

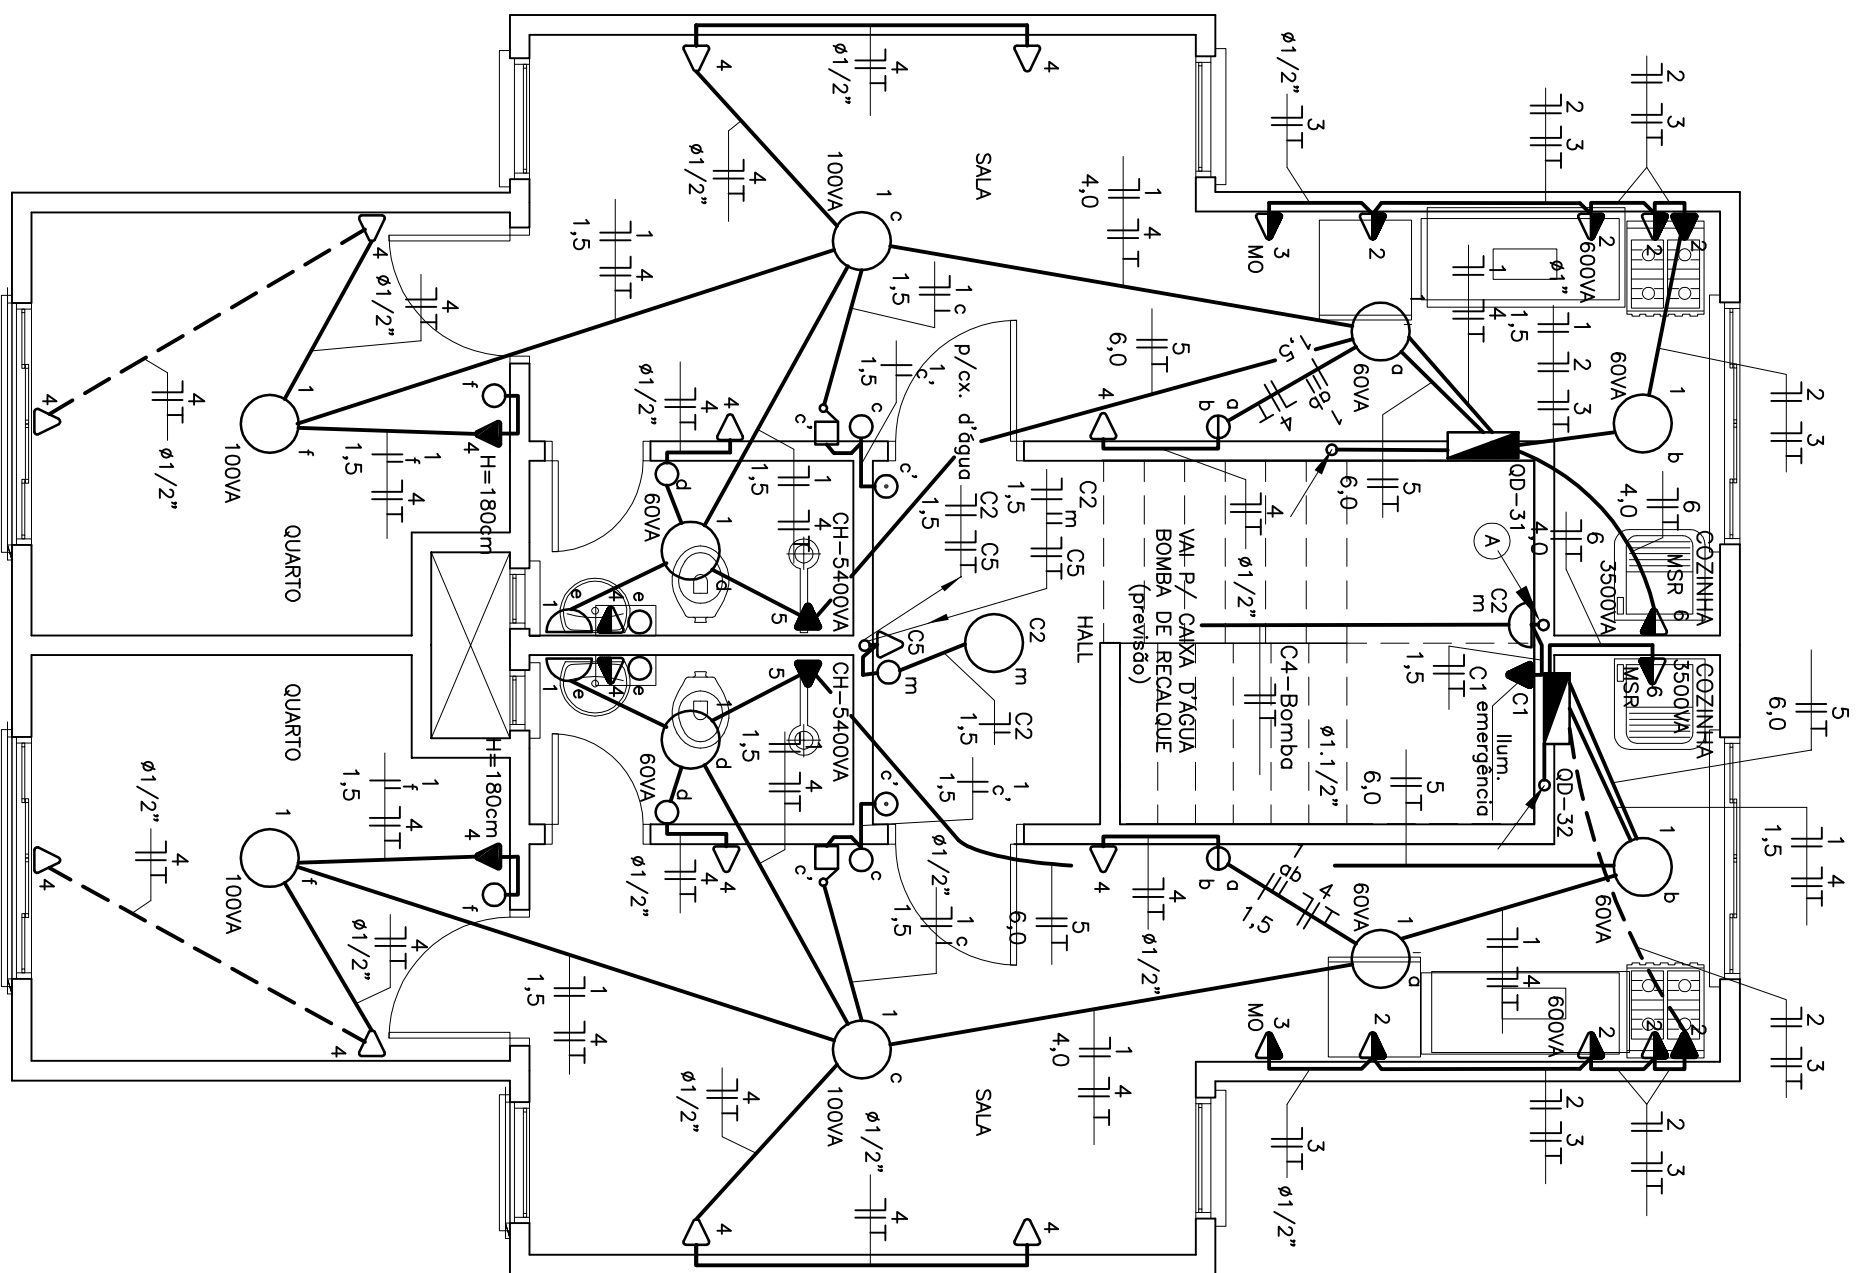


DETALHE - TOMADAS

SEM ESCALA


TOMADA 2P+T UNIVERSAL PARA SERVIÇO COMUM

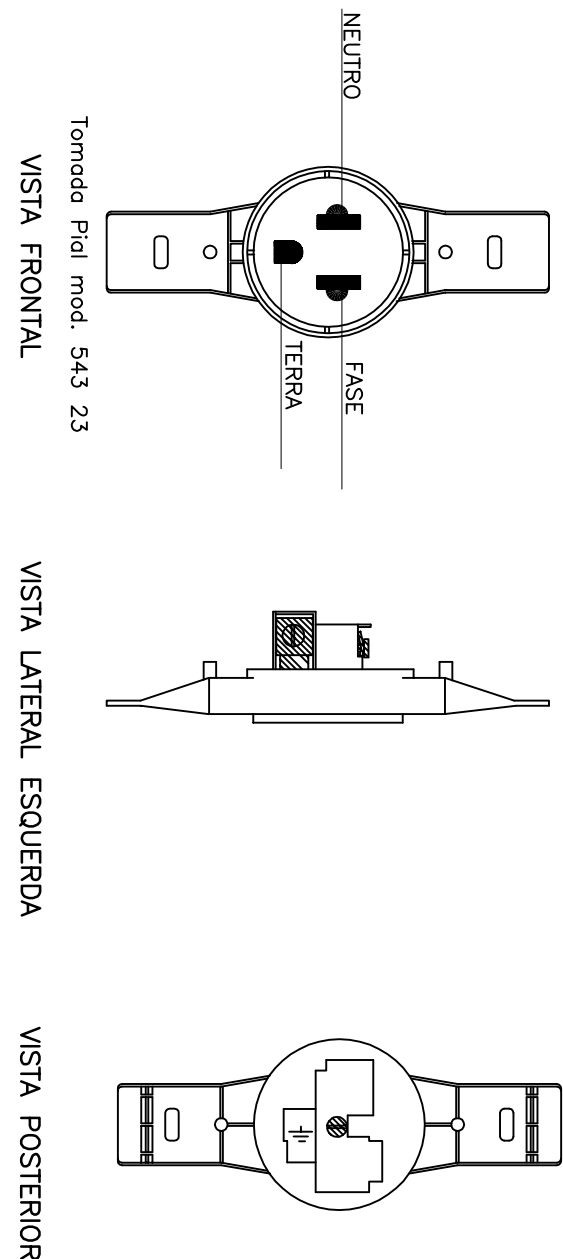

DET. TOMADA 2P+T UNIVERSAL PARA SERVIÇO ESPECIAL  
(AR CONDICIONADO, FORNO ELÉTRICO, SECADORA DE ROUPA)

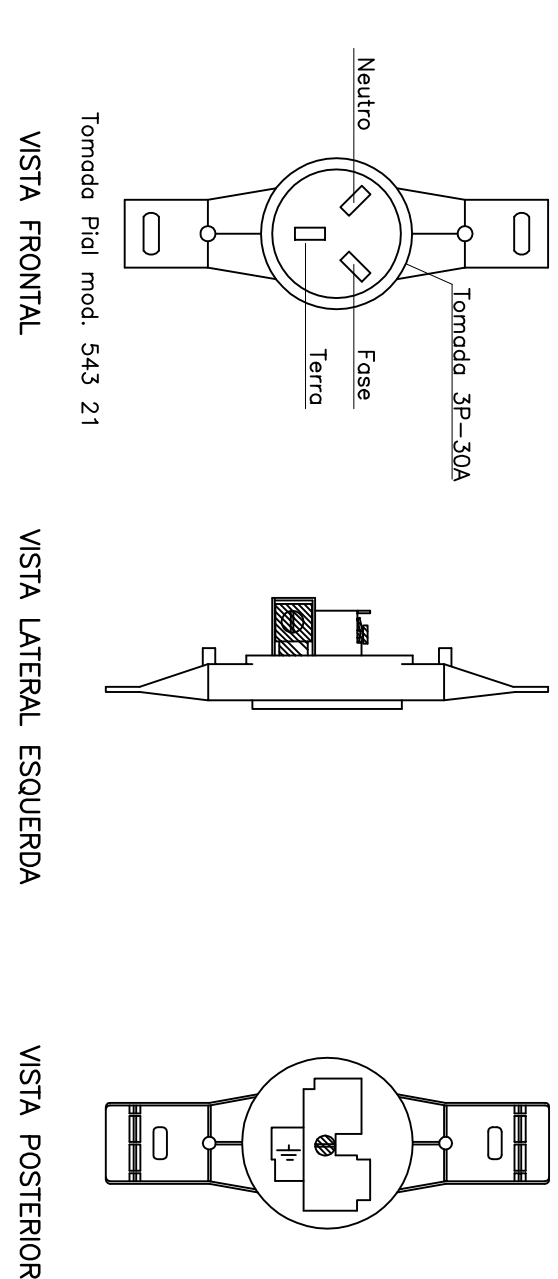


CONVENÇÕES

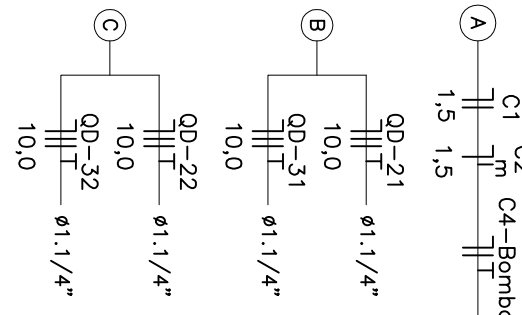

| TABELA DE EQUIV. DE ELETRODUTOS |                   |                         |  |
|---------------------------------|-------------------|-------------------------|--|
| DIA. EXTERNO (cm)               | DIA. INTERNO (cm) | DIA. NOMIAL (polegadas) |  |
| 19                              | 13                | 1 1/2"                  |  |
| 25                              | 19                | 3/4"                    |  |
| 32                              | 25                | 1"                      |  |
| 40                              | 32                | 1 1/4"                  |  |
| 50                              | 38                | 1 1/2"                  |  |
| 60                              | 50                | 2"                      |  |
| 75                              | 62                | 2 1/2"                  |  |

SIMBOLOGIA

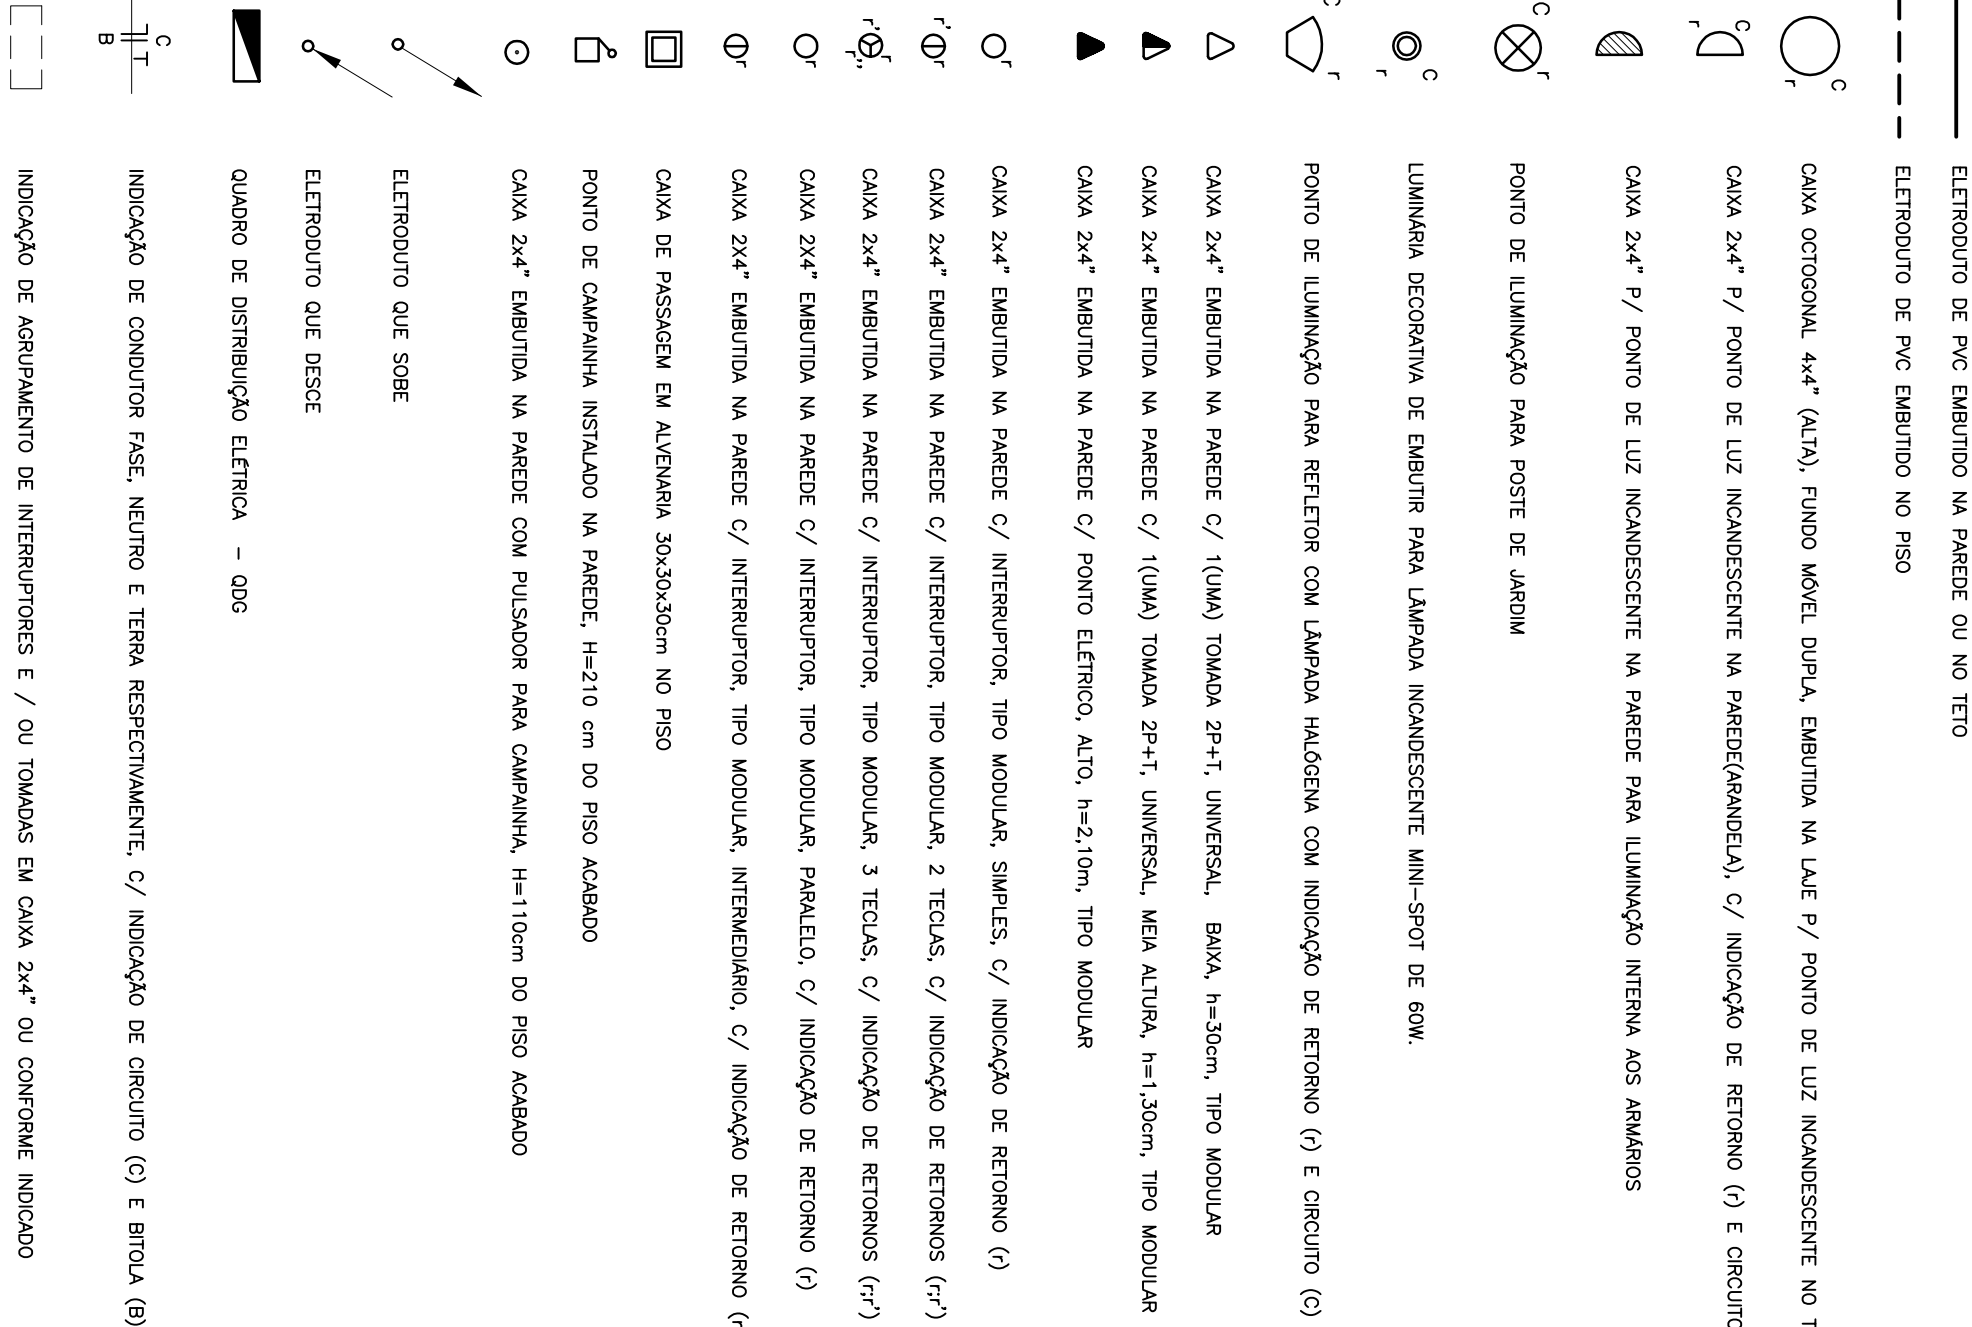

NOTAS

- Os eletrodutos não especificados serão de PVC, rígido, pressão, classe B, ref.: Itg, diâmetro 3/4".
- Condutores não especificados serão do tipo Finsic, flex, com isolamento termoplástico preto 75V, ref.: Frel, seção 2,5mm.
- Diâmetro dos eletrodutos referem-se o medida nominal dos mesmos (ver tabela de equivalência de eletrodutos).
- Todos os terminações de eletrodutos em caixa de passagem ou quadro de distribuição deverão possuir conector bucha e anel de alumínio para maior proteção do isolamento dos cabos.
- A fiação não estabilizada deverá obedecer a seguinte convenção de cores:  
a) Fase : vermelho;  
b) Neutro : azul;  
c) Terra : verde ou verde/amarelo.
- O projeto foi elaborado de acordo com o norma NBR-5410 - Instalações elétricas em Baixa tensão.
- Usar tomado 3P - 10A, para chito nas pontas de AR CONDICIONADO, LAVADORA DE ROUPA E SECADORA DE ROUPA.